
 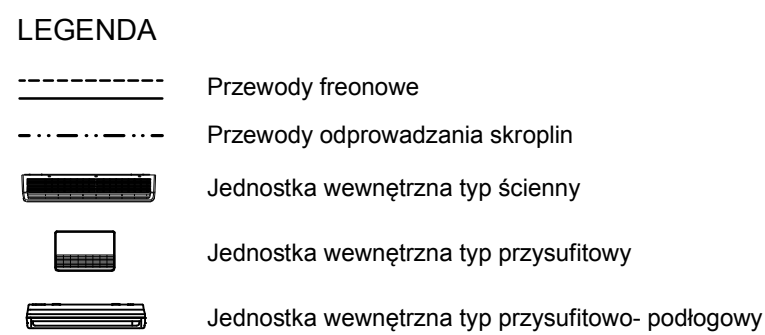




 BIURO PROJEKTOWO- USŁUGOWE mgr inż. Marcin Raniowski Główny ul. Ciepła 2/5 tel : 510 626 830	Temat: Projekt instalacji klimatyzacji dla Przychodni Specjalistycznej zlokalizowanej przy ul. Niedurnego 50D w Rutce Śląskiej		Data: 09.2014						
	RZUT PIĘTRA III								
	Obiekt : Budynek Przychodni Specjalistycznej ul. Niedurnego 50D, Rutka Śląska	Inwestor: Przychodnia Specjalistyczna SP ZOZ ul. Niedurnego 50D, Rutka Śląska	Skala: 1:100						
	<table><tr><th>Nazwisko</th><th>Podpis</th><th>Uwagi</th></tr><tr><td>mgr inż. Marcin Raniowski</td><td></td><td>SKL/3499/PWOS/11</td></tr></table>	Nazwisko	Podpis	Uwagi	mgr inż. Marcin Raniowski		SKL/3499/PWOS/11	Rysunek nr K 04	
	Nazwisko	Podpis	Uwagi						
mgr inż. Marcin Raniowski		SKL/3499/PWOS/11							
<table><tr><th>Nazwisko</th><th>Podpis</th><th>Uwagi</th></tr><tr><td>inż. Beata Łabud</td><td></td><td></td></tr></table>	Nazwisko	Podpis	Uwagi	inż. Beata Łabud					
Nazwisko	Podpis	Uwagi							
inż. Beata Łabud									